


- Legende:**
- gepl. RW-Kanal 2 BA
  - gepl. RW-Kanal 1 BA
  - vorh. RW-Kanal
  - vorh. SW-Kanal
- Versorgungsleitungen:**
- Trinkwasser (WB)
  - Strom-Niederspannung (EWE-Netz)
  - Strom-Mittelspannung (EWE-Netz)
  - Telekommunikation (EWE-Netz)
  - Gas (SH-Netz AG)
  - Telekommunikation (TelekomKabel Deutschland)
  - Beleuchtung (Gem. Seevetal)
  - gepl. Beleuchtung (Gem. Seevetal)

**Hinweis:**  
Für die Vollständigkeit und Richtigkeit der eingetragenen Fremdleitungen übernimmt der Auftraggeber keine Gewähr. Die genaue Lage ist ggf. vor Baubeginn durch Queraufgrabungen festzustellen oder durch die zuständige Leitungsverwaltung örtlich angeben zu lassen.

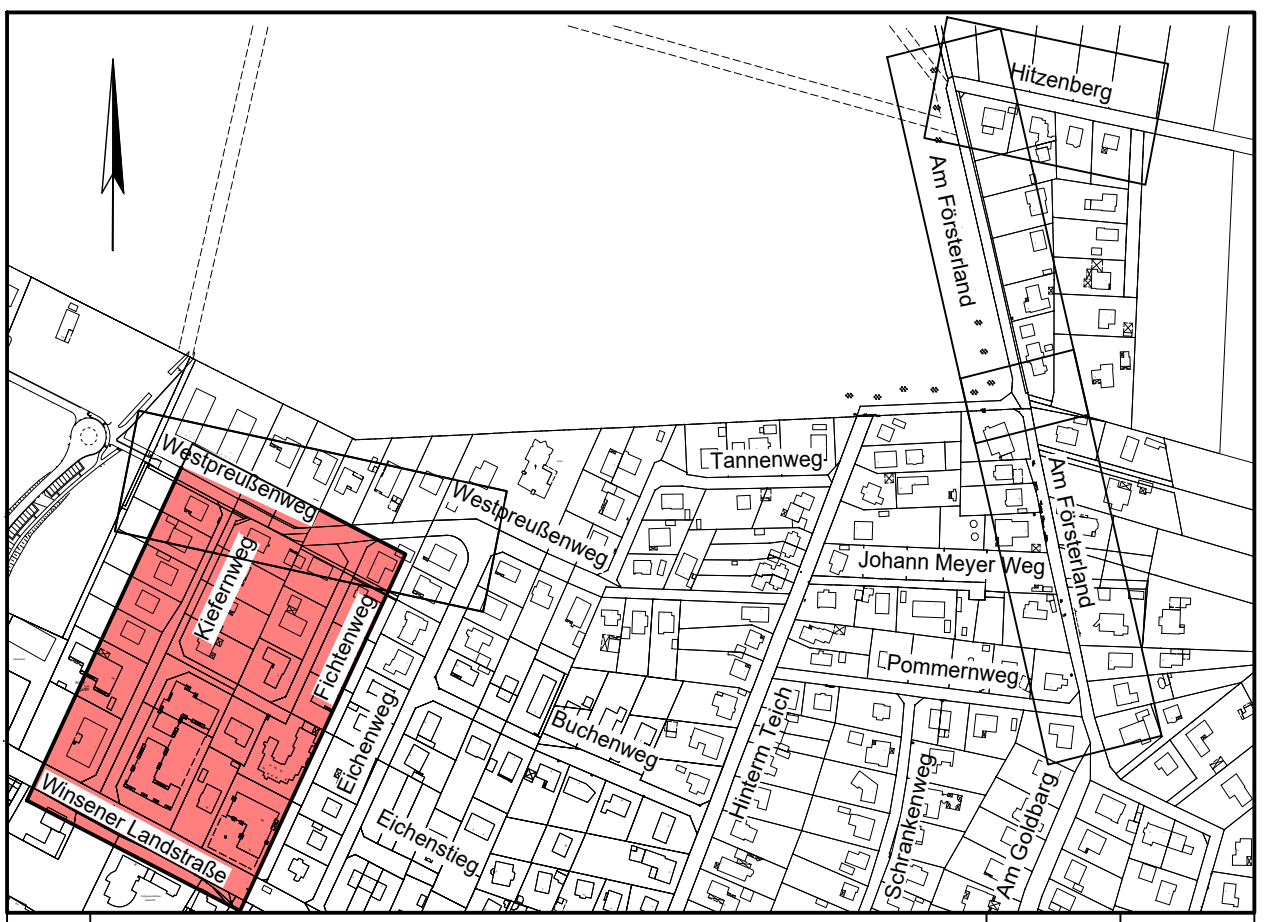

Nr.	Art der Änderung	gezeichnet	geprüft
	Verfasst: Hamburg, den 26.02.2021	gez. W. Ohlenroth	52C14-31 A
	21073 Hamburg, Buxtehuder Str. 112c, Tel./Fax (040) 780969-0/-30	Stand: Wa 26.02.21	
	E-Mail: info@iob-bauplanung.de	Homepage: www.iob-bauplanung.de	

<b>GEMEINDE SEEVETAL</b> - Bauamt / Tiefbauabteilung -		
Az.: 66.12.23 / 120	Produktkonto:	Rechnungsjahr: 2020 / 21
<b>Bauvorhaben:</b> "Fleestedt Nord-Ost" Straßen- und Kanalsanierung - 2. BA		
Planbezeichnung: Entwässerungstechnischer Lageplan Kiefernweg und Fichtenweg - Blatt 2	Plan Nr.: 52C14-31	Plangröße: 59,4 x 113,5
Planungsphase: Ausführung	Maßstab: 1 : 250	
Seevetal, den	Seevetal, den	Seevetal, den
Sachbearbeiter	Abteilungsleiter	Bauamtsleiter